



CORTE A-A'

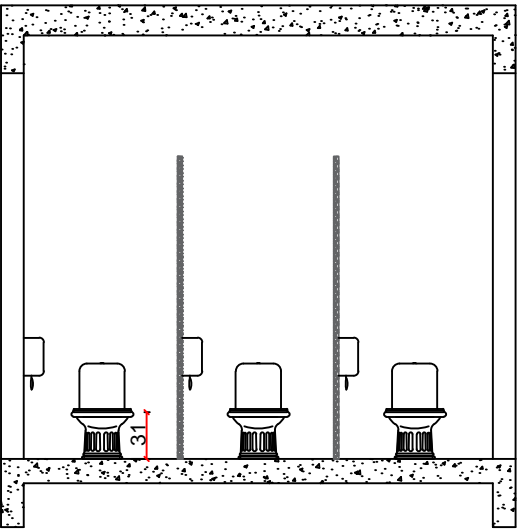

Vista Perfil da Divisória de Grantito do Banheiro - Detalhes

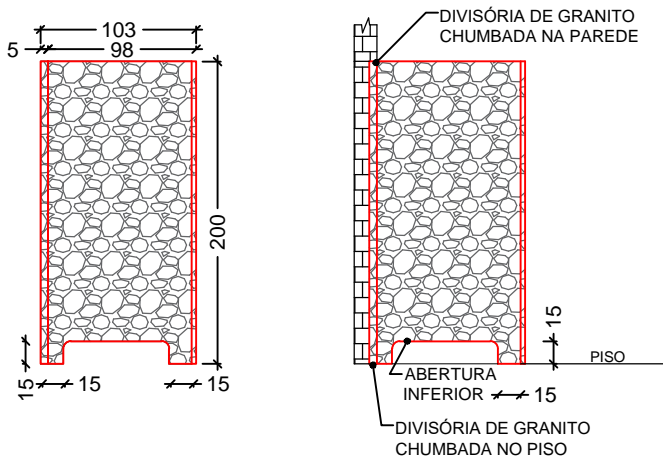

CORTE B-B'


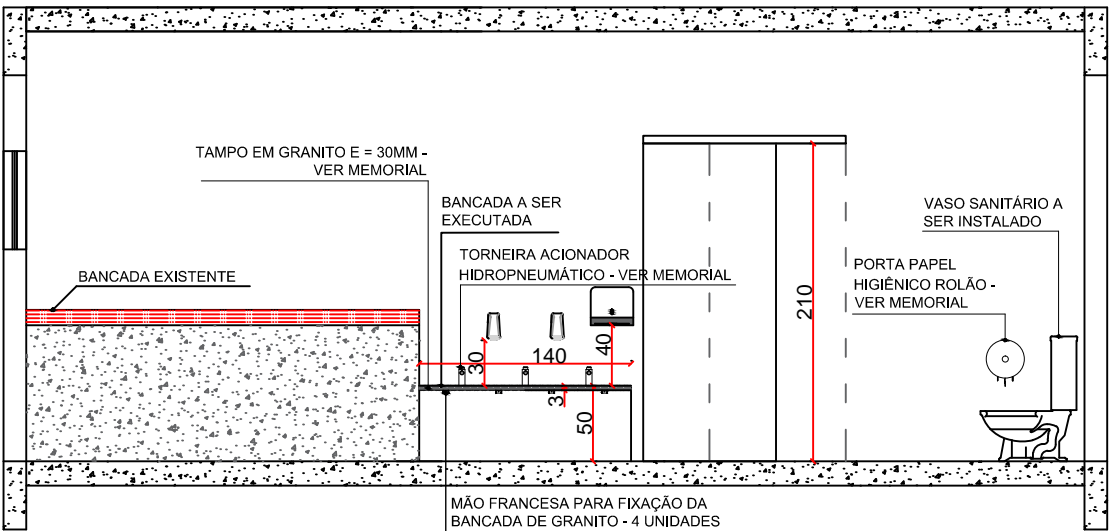


TABELA DE ESQUADRIAS					
Código	Largura	Altura	Peitoril	Tipo	Quantidade
P01	90	210	-	PORTA DE FIBRAS DURAS DE MADEIRA - PADRÃO DA DIVISÓRIA (CORRER)	01
J01	100	150	80	JANELA DE VIDRO PARA DIVISÓRIAS TIPO EUCATEX (CORRER)	02
D01	103	200	-	DIVISÓRIA EM GRANITO PARA BANHEIRO	02
*CONFERIR MEDIDAS NA OBRA					

 
LEGENDA
(PLANTA BAIXA)



BANCADA EXISTENTE



 BANCADA A SER REMOVIDA



ÁREA DE INTERVENÇÃO - INSTALAÇÃO DE EQUIPAMENTOS HIDROSSANITÁRIOS

ASSINATURAS


ZILMA MÔNICA SANSÃO BENEVENUTTI
SECRETÁRIA MUNICIPAL DE EDUCAÇÃO
CPF: 816.525.269-00
zilma@gaspar.sc.gov.br

EDMUNDO DE J. ARAÚJO JR.
ENGENHEIRO CIVIL
CREA-SC: 053875-8 CPF: 648.748.859-34
edmundo@gaspar.sc.gov.br

INTERVENÇÃO:
REFORMA

ART Nº:
DIREITOS AUTORAIS RESERVADOS POR LEI.

REVISAO
00

 **PREFEITURA MUNICIPAL DE GASPAR**
SECRETARIA MUNICIPAL DE EDUCAÇÃO - SEMED
R. CEL. ARISTILIANO RAMOS, 435 - CENTRO - GASPAR/SC - CEP 89110-900

OBRA: **CDI CACHINHOS DE OURO**

PROJETO **ARQUITETÔNICO**

ENDEREÇO: RUA HELENA AUGUSTA GAERTNER, Nº. 500 - BAIRRO: FIGUEIRA - GASPAR/SC

ESCALA: 1/750

CONTEÚDO:

PRANCHA:

PLANTA BAIXA

A03