



PLANTA DRENAGEM
ESC.: 1/250


BOCA DE LOBO - COM GRELHA
PLANTA BAIXA
ESC.: 1/25

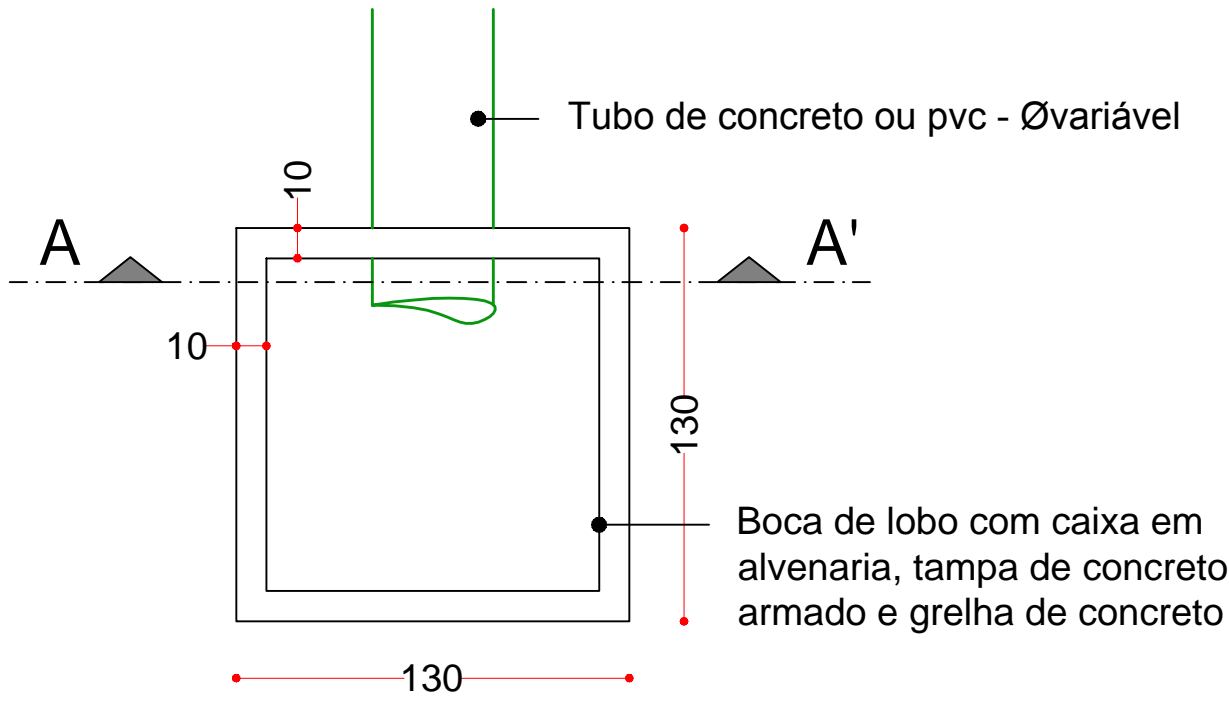

CAIXA DE PASSAGEM - SEM GRELHA
VISTA SUPERIOR
ESC.: 1/25

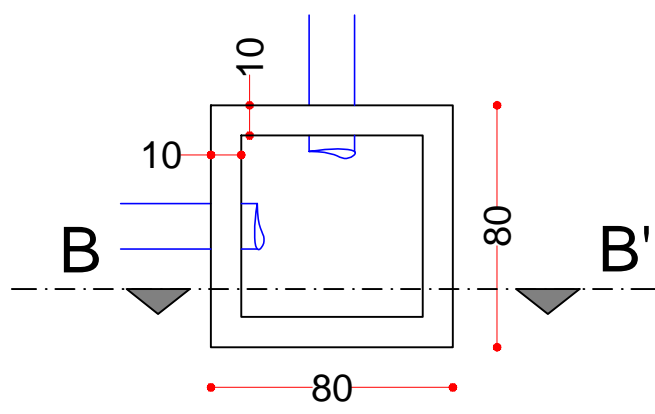


BOCA DE LOBO - COM GRELHA
CORTE A-A'
ESC.: 1/25

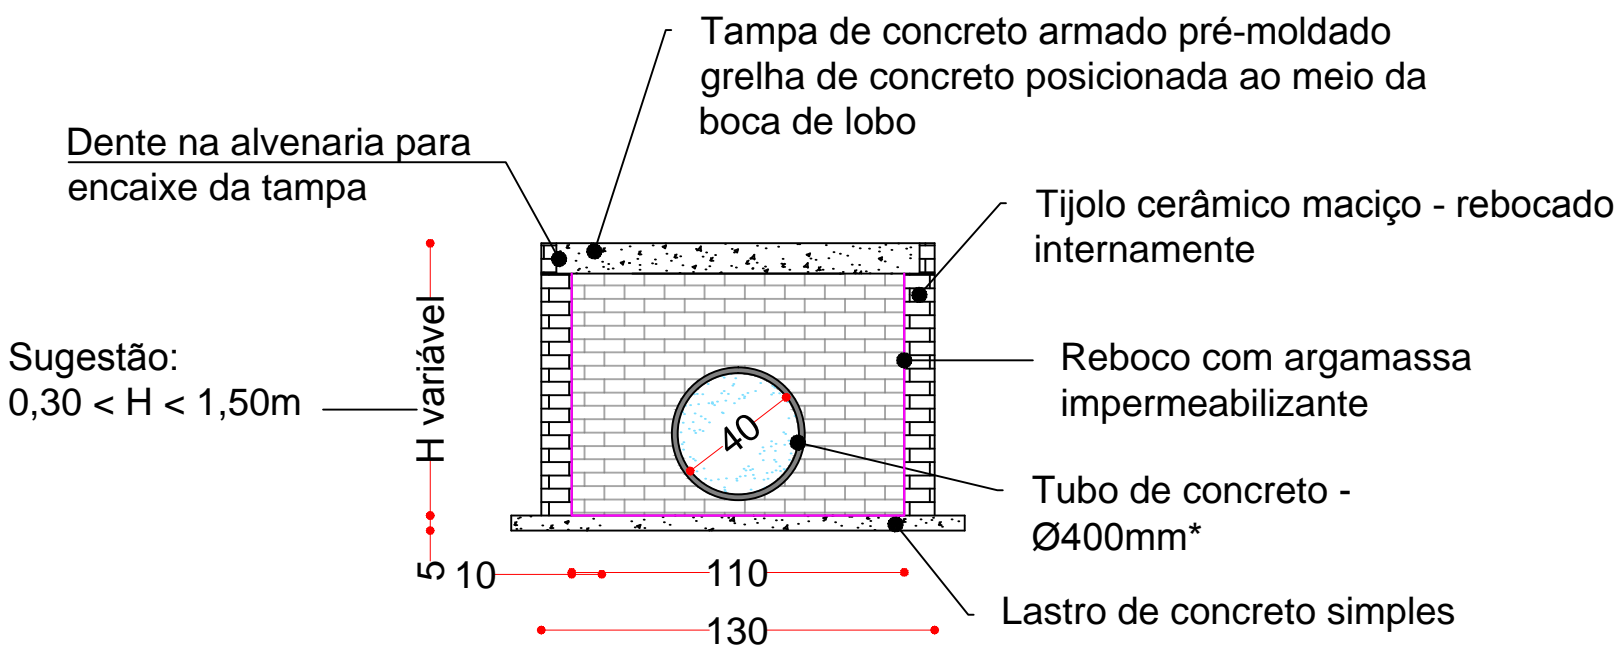

*Obs.: A boca de lobo possuirá as mesmas dimensões, mesmo formato e os mesmos materiais para a tubulação de concreto Ø300mm e para tubulação de PVC Ø150mm e Ø75mm.


ASSENTAMENTO DOS TUBOS
ESC.: 1/25

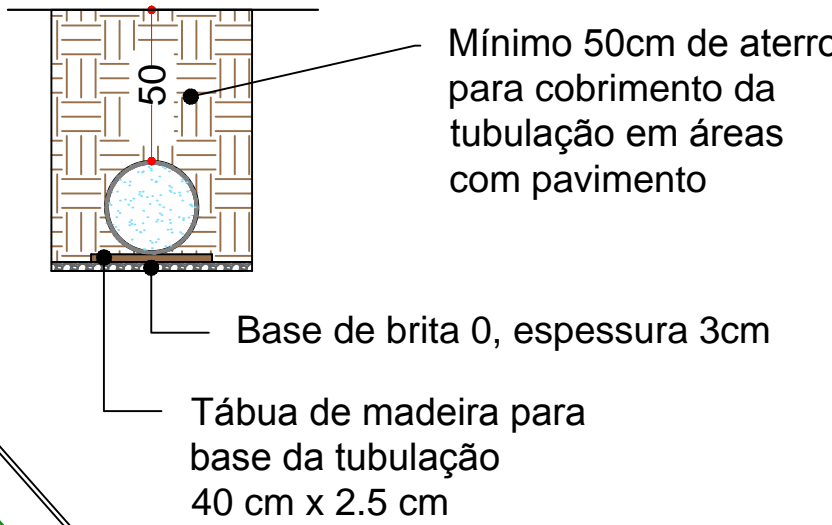

Quantitativos de tubo

Peça	Quantidade
Tubo PVC 75mm	116 metros
Tubo PVC 150mm	62 metros
Tubo PVC 300mm	31,50 metros
Tubo PVC 400mm	227 metros

CAIXA DE PASSAGEM
CORTE B-B'
ESC.: 1/25

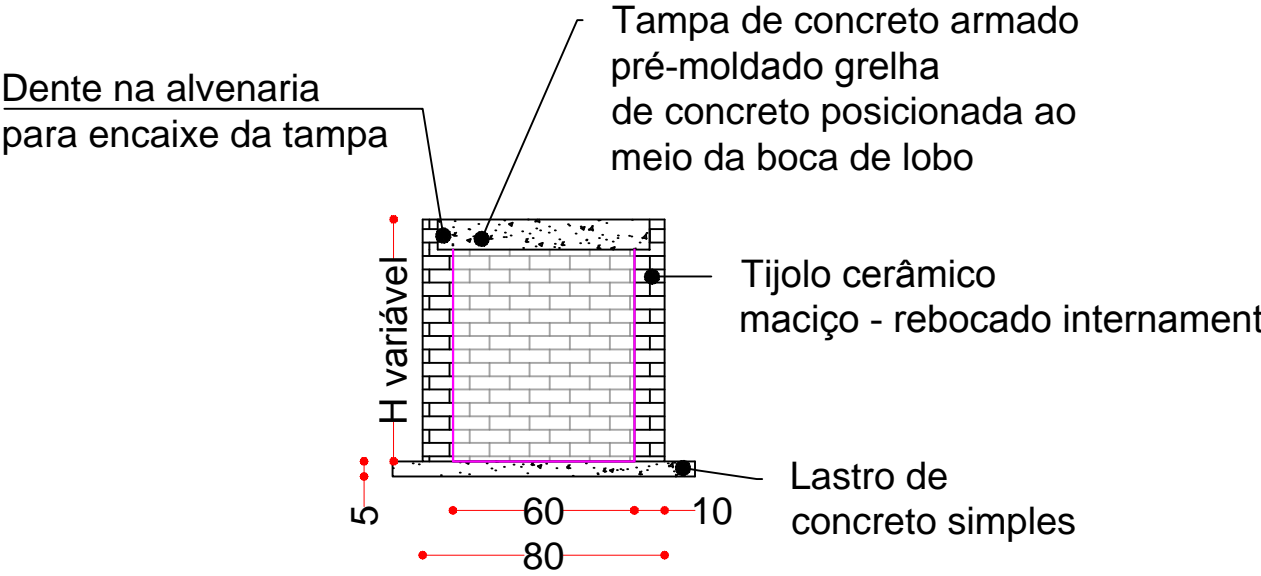

ASSINATURAS

ZILMA MÔNICA SANSÃO BENEVENUTTI
SECRETÁRIA MUNICIPAL DE EDUCAÇÃO
CPF: 816525269-00
zilma@gaspar.sc.gov.br

EDMUNDO DE J. ARAÚJO JR.
ENGENHEIRO CIVIL
CREA-SC: 053875-8 CPF: 648.748.859-34
edmundo@gaspar.sc.gov.br

INTERVENÇÃO: DRENAGEM ART Nº: DIREITOS AUTORAIS RESERVADOS POR LEI.

REVISÃO

00

PREFEITURA MUNICIPAL DE GASPAR
SECRETARIA MUNICIPAL DE EDUCAÇÃO - SEMED
RUA SÃO PEDRO nº 128 - CENTRO - GASPAR - CEP 89110-082

OBRA: E.E.F PROF. OLÍMPIO MORETTO

PRONCHA: ARQUITETÔNICO

ENDEREÇO: Estrada Genl Gaspar Grande, Nº 3345 - BAIRRO: Gaspar Grande - GASPAR/SC

ESCALA: 1/250

CONTEÚDO: PROJETO DRENAGEM

DESENHISTA: Larissa Barbieri da Silva Nº DE PRANCHAS: 10

DATA: 15/09/2018

DRE01